


专业	姓名	日期	专业	姓名	日期
建筑			电气		
结构			暖通		
给排水					

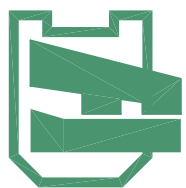

福建省建筑设计研究院

项目名称:

施工图审查合格证书:

施工图审查合格证书编号:

项目信息:

注册建筑师姓名:

备注:

版本	图名	图号
1.0	1.0	1.0

设计单位:

项目负责人:

专业负责人:

审核:

校核:



设计:

制图:

审核:

四号厂房混凝土墩定位图

工程编号	1405-4
图名	定位图
图号	13
日期	2014.04

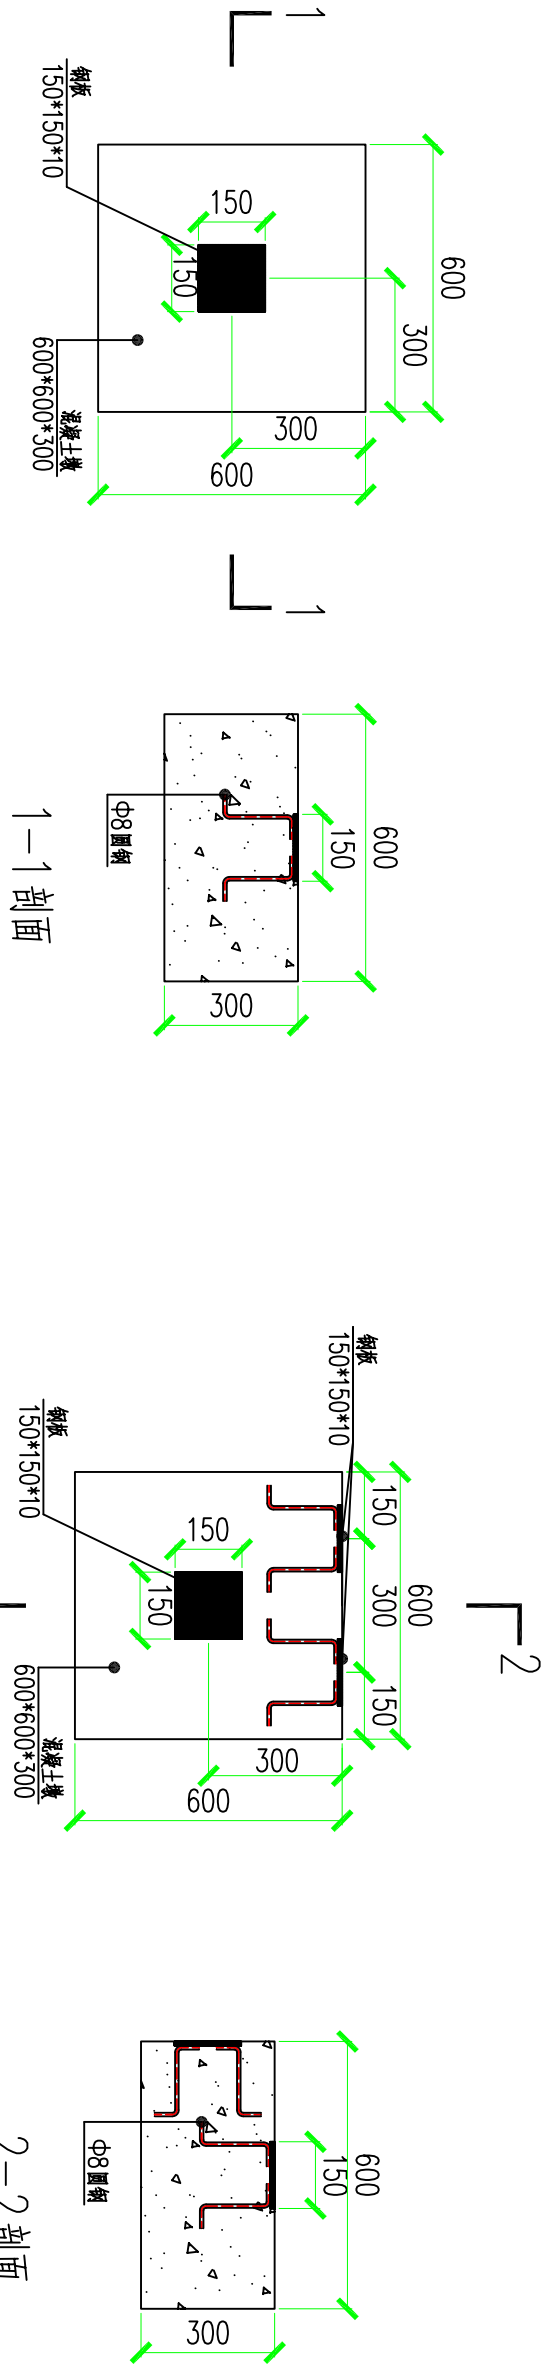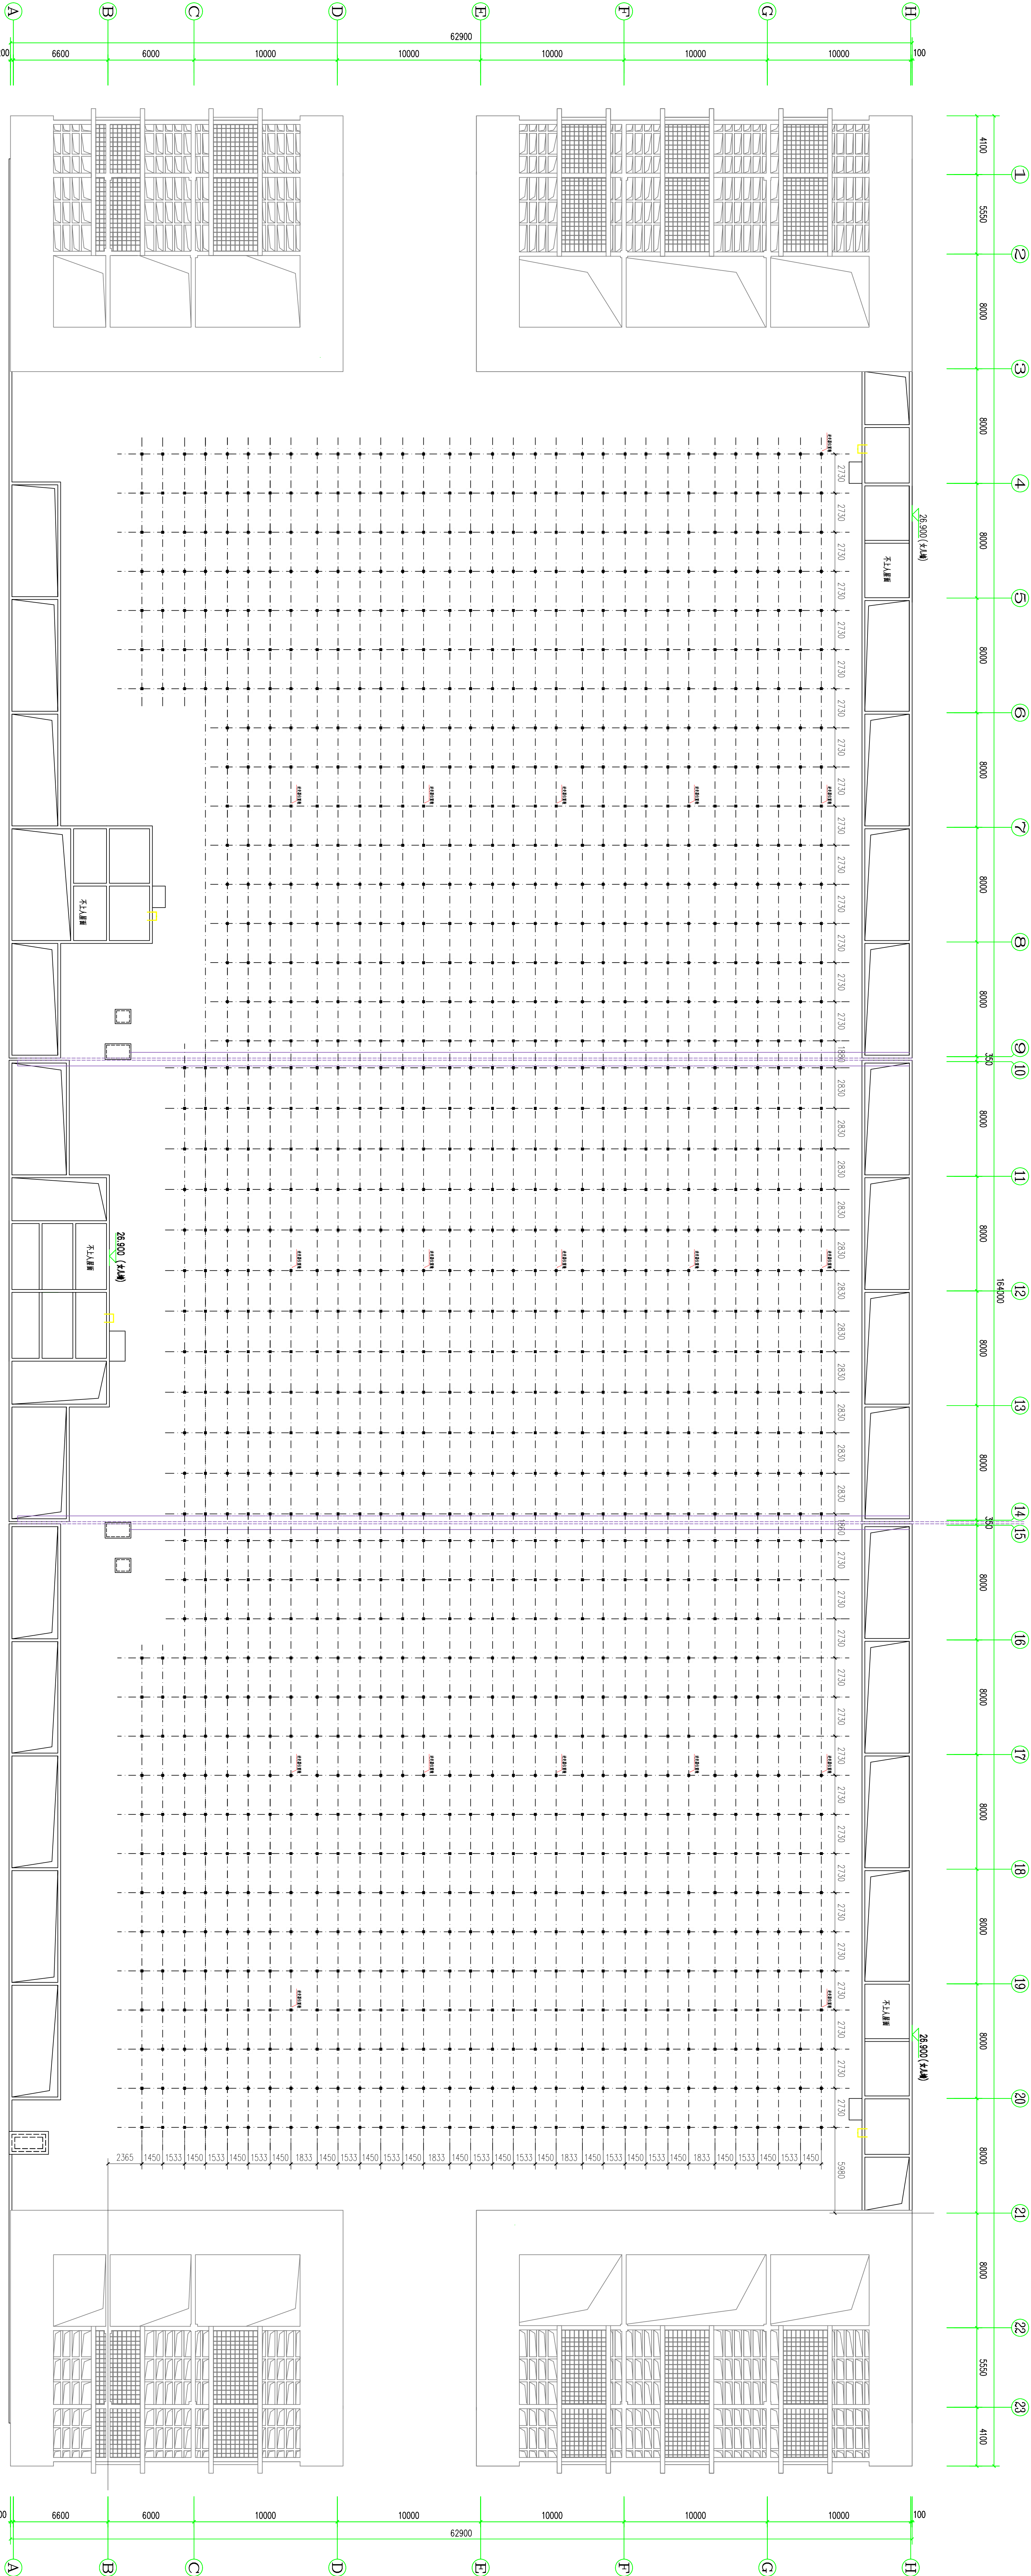

四号厂房屋面混凝土墩定位图 1:150

5.1 基础墩 600*600*200
5.2 基础墩 600*600*200
5.3 基础墩 13424

2-2 剖面

1-1 剖面

混凝土墩大样图 1:15

逆变器位置墩大样图 1:15

注: 逆变器位置墩共 18 个